



26

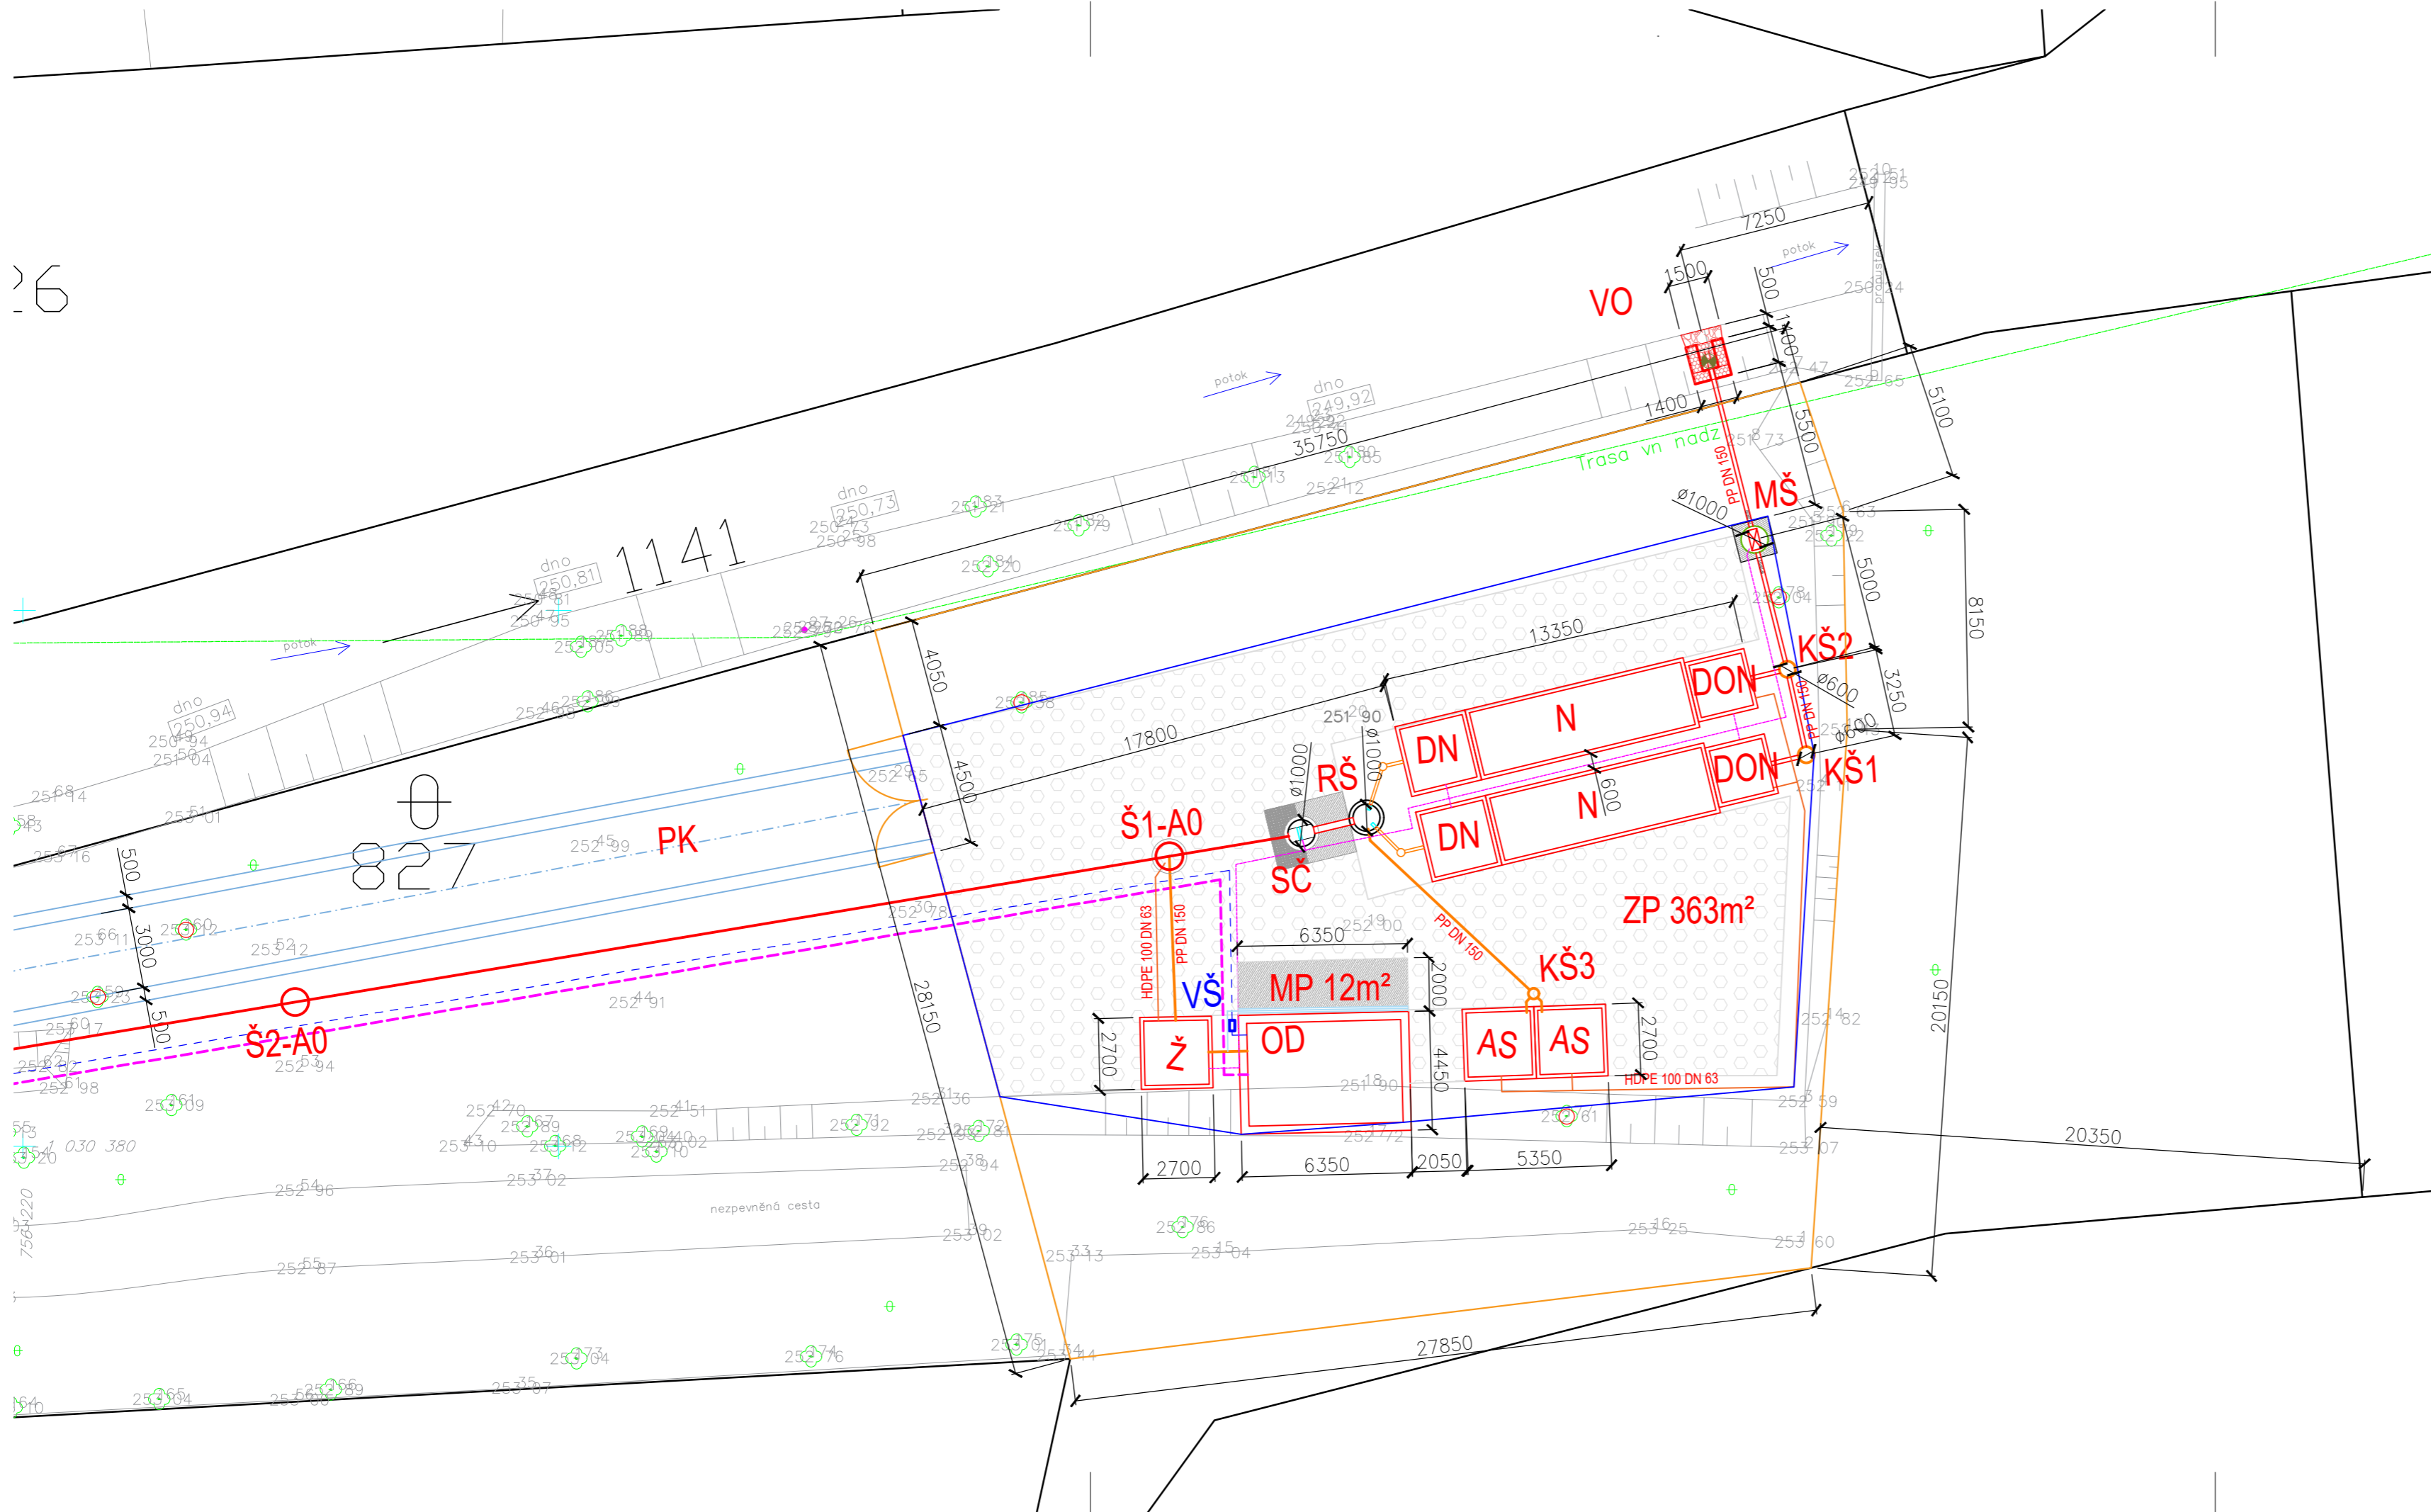

828

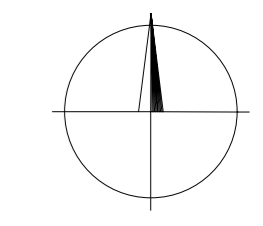

Výškové údaje v systému: BPV, Souřadný systém: JTSK-S

 Dekonta a.s. Dřetovice 109, 273 42, Stehelčevs	odpov. projektant: Ing. Ondřej Perlinger	kontroloval: Ing. Jaroslav Kršňák	vypracoval: Ing. Libor Teplý
	tel.: 737 626 762		tel.: 732 883 522
investor: Obec Dřetovice, č. p. 2, 27342 Dřetovice	číslo výkresu: C.3.0	formát: 630x297	
stavba: ČOV, KANALIZACE A KANALIZAČNÍ PŘÍPOJKY - VEŘEJNÁ ČÁST PRO OBEC DŘETOVICE k.ú.: Dřetovice, okres: Kladno	datum: 04/2021	stupeň: DUR+DSP	měřítko: 1:200
obsah: SO 01 Situace areálu ČOV	paré:		